


# 阿賀野川流域下水道新井郷川1号幹線長戸呂ポンプ場 配置平面図

S = 1 : 200

豊栄市長戸呂字前田

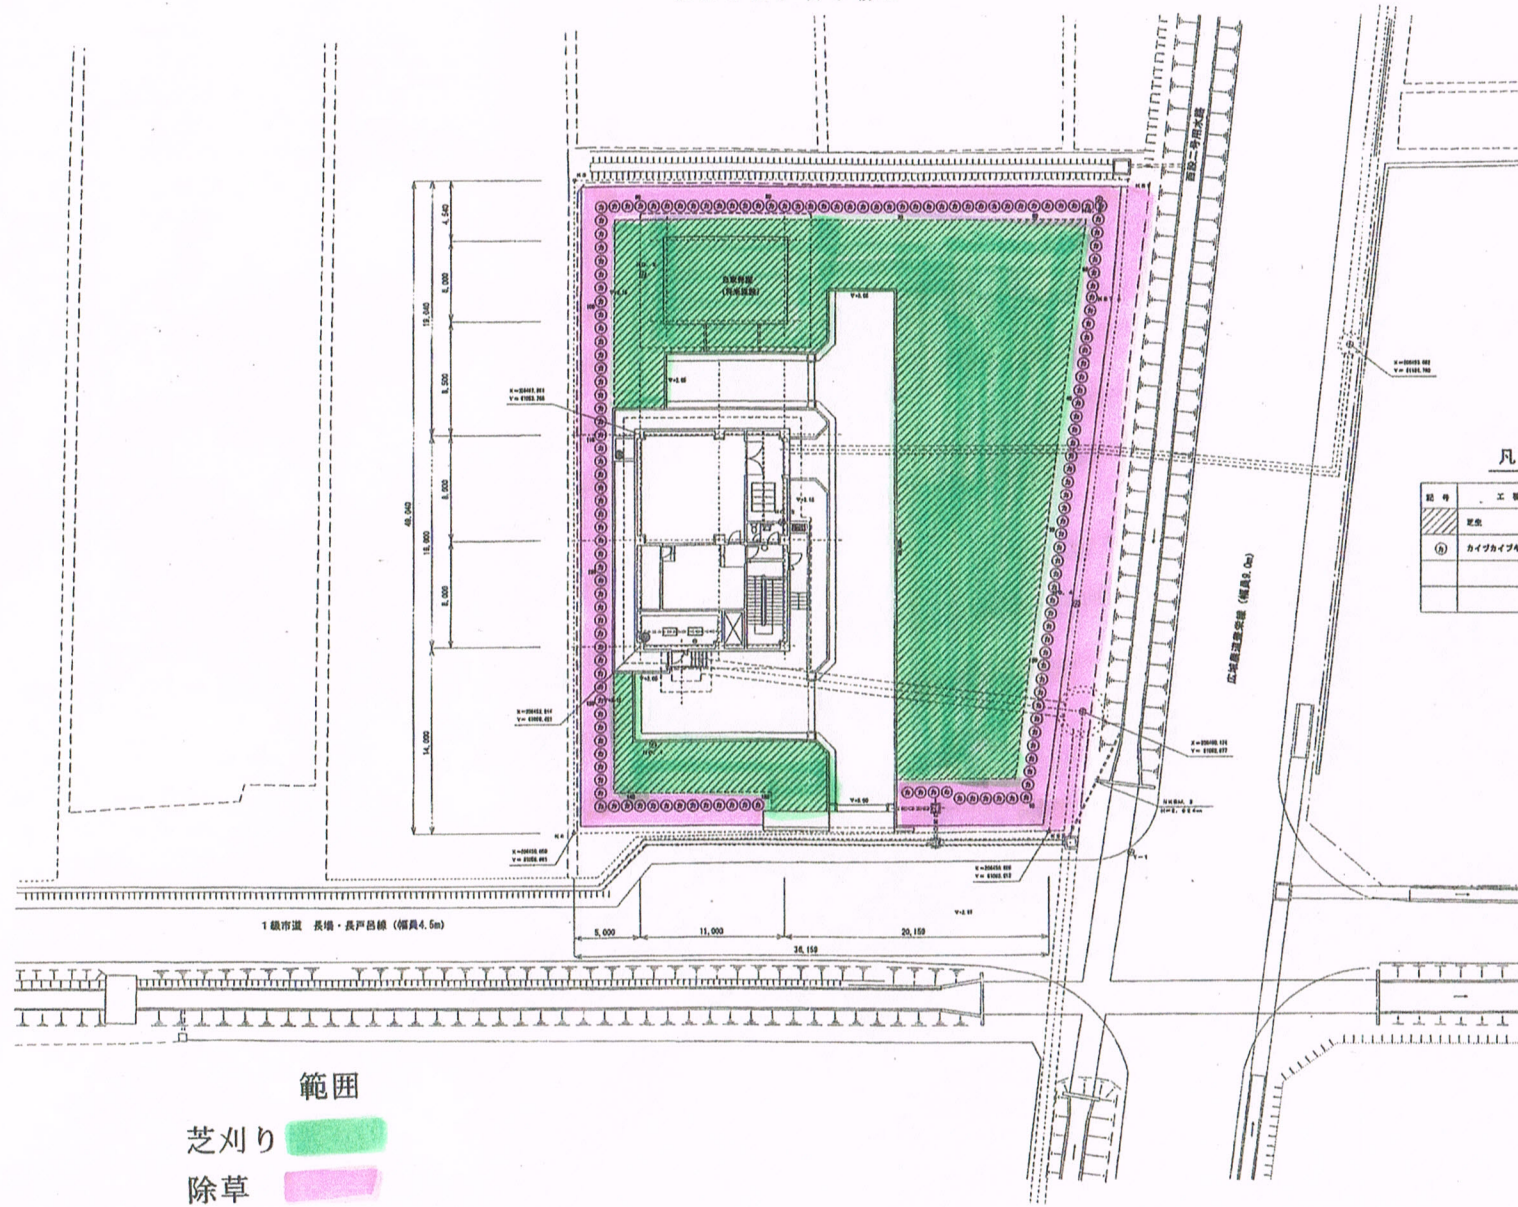

### 凡例

記号	工種	規格・寸法	数量	備考
■	芝刈り	150x1	720m <sup>2</sup>	
■	除草	3.0" x 0.5"	150本	八ツ井(特) 実株

範囲  
芝刈り   
除草

平成 年度 第 号

豊栄市長戸呂地内

阿賀野川流域下水道 新井郷川1号幹線  
長戸呂ポンプ場

場内整備平面図 (2)

縮尺 1:200 図番 J6 第02

測量 平成 年 月 日 技師

設計 2017年6月20日 平成28年6月 日 技師

新潟県流域下水道事務所