


阿賀野川流域下水道新井郷川1号幹線長戸呂ポンプ場 配置平面図

S = 1 : 200

豊栄市長戸呂字前田

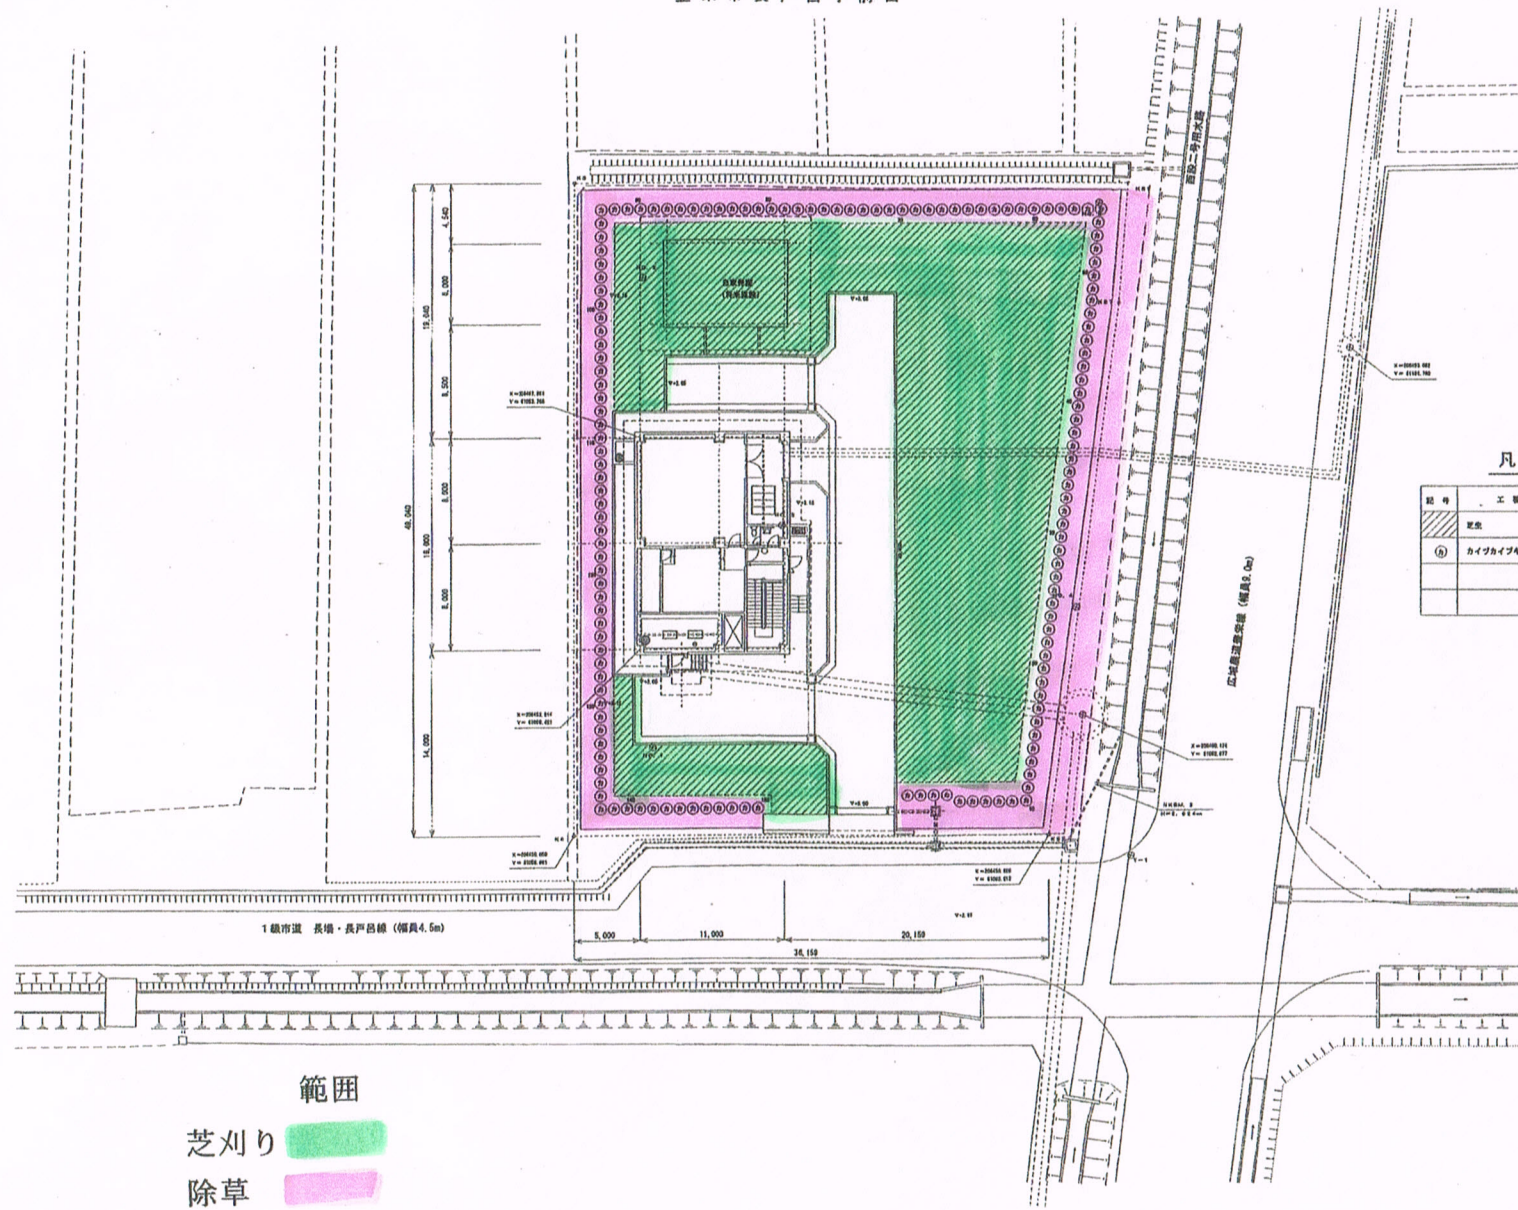

凡例

記号	工種	規格・寸法	数量	備考
■	芝刈り	1.5m x 1	720m ²	
①	カイブカイブキ	3.0" x 0.5"	150本	八ツ井(特) 実機

範囲
 芝刈り
 除草

平成	年度	第	号
豊栄市長戸呂地内			
阿賀野川流域下水道 新井郷川1号幹線 長戸呂ポンプ場			
場内整備平面図 (2)			
縮尺	1:200	図番	J6 第02
測量		平成	年月日
設計			
新潟県流域下水道事務所			